


# RADIO TERAPIA

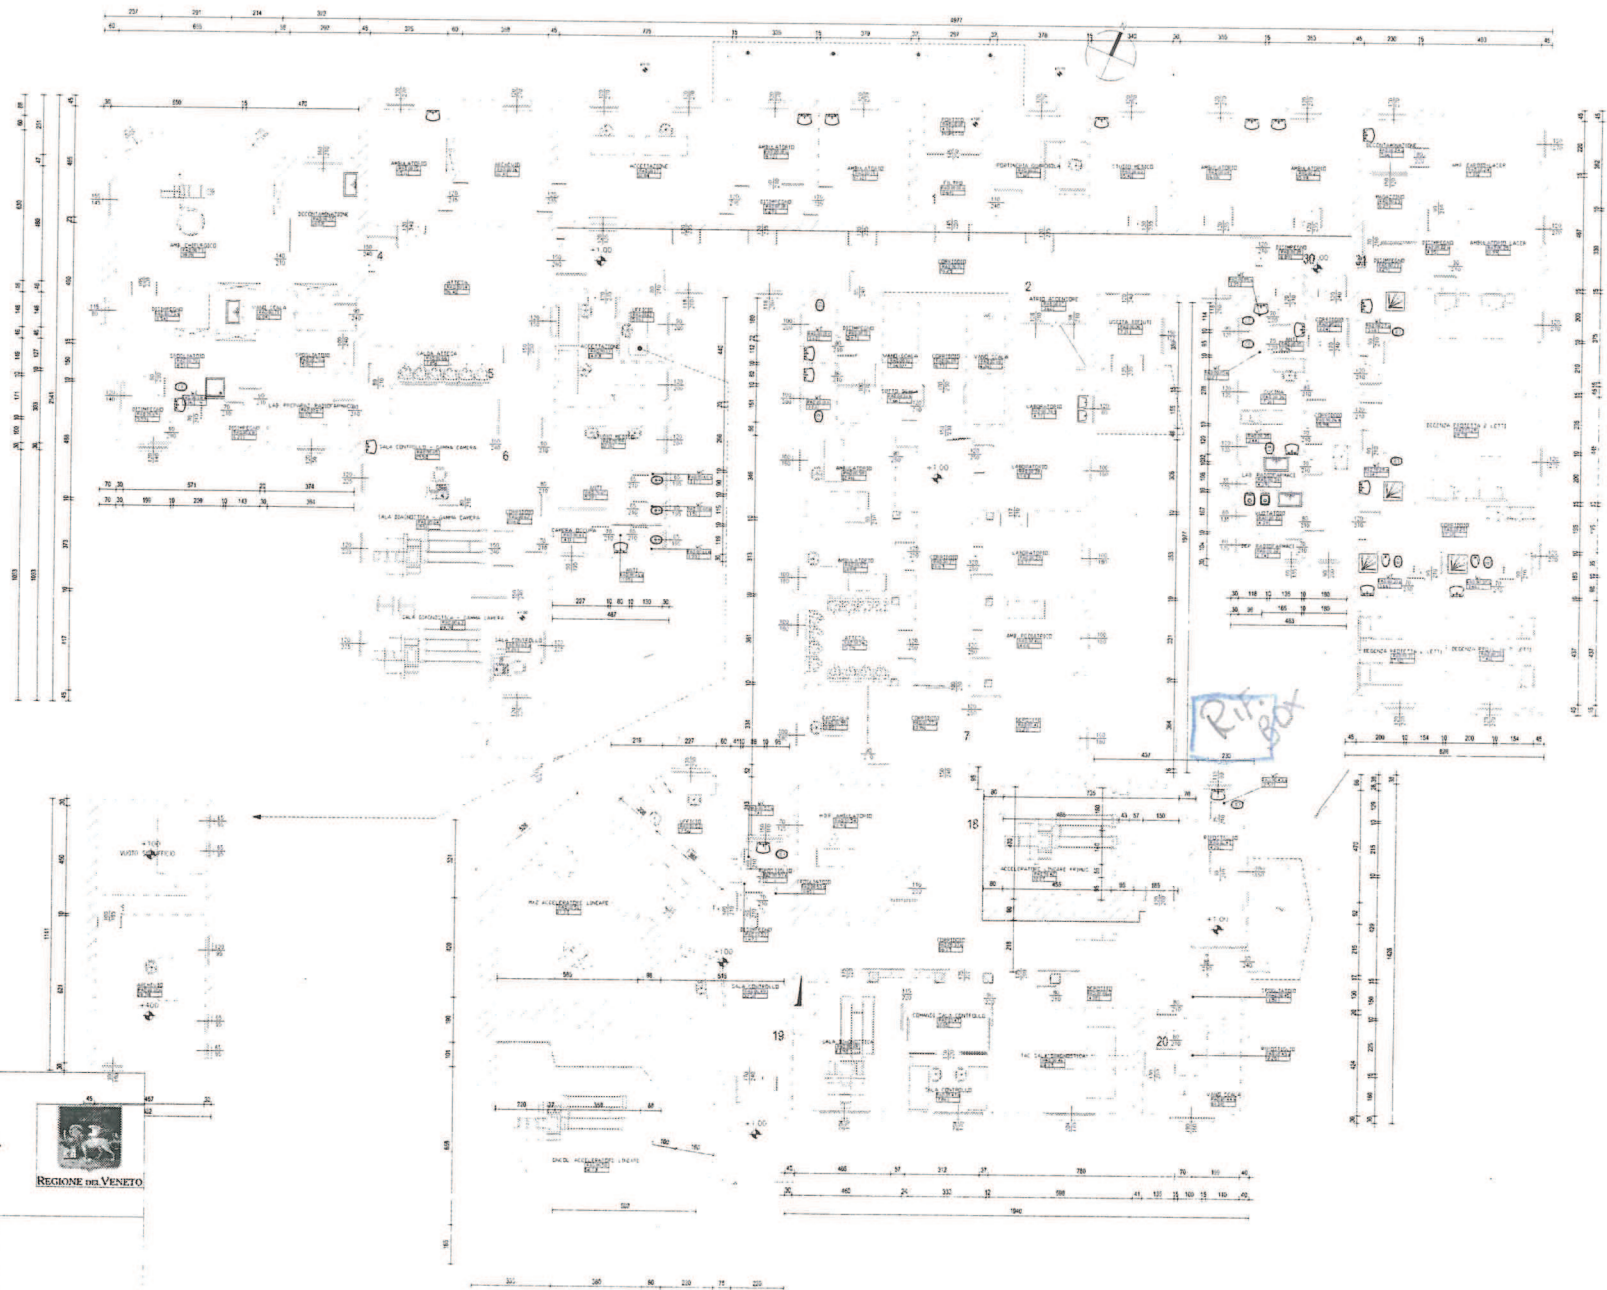

REGIONE DEL VENETO  
Istituto Oncologico Veneto I.R.C.C.S.  
UFFICIO TECNICO



Pos.	Titolo	Descrizione	CODICE ELABORATO
01			
02			
03			
04			

Radioterapia - Piano Piano Riatzo

SCALA: 1:100

DATA:

Autore: [ ]

Redattore: [ ]

Verificatore: [ ]

Stampa: [ ]

Radoterapia.dwg

A TERMINI DI LEGGE E' VIETATA LA RIPRODUZIONE E LA DIFFUSIONE SENZA AUTORIZZAZIONE

BUSONERA



REGIONE DEL VENETO  
Istituto Oncologico Veneto I.R.C.C.S.



REGIONE del VENETO

NO.	DATA	DESCRIZIONE	CODICE ELABORATO
00			
01			
02			
03			

Stato di fatto - Pianta Piano Primo

SCALA 1:100

DATA

Busonera.dwg

A TERMINI DI LEGGE È VIETATA LA RIPRODUZIONE E LA DIFFUSIONE SENZA AUTORIZZAZIONE





